


1. Zespół paneli fotowoltaicznych monokrystalicznych 330W

1. Zespół paneli fotowoltaicznych monokrystalicznych 330W

3x13x330W

Moc zainstalowana = 13 kW

Energia produkowana 12 350 kWh/rok

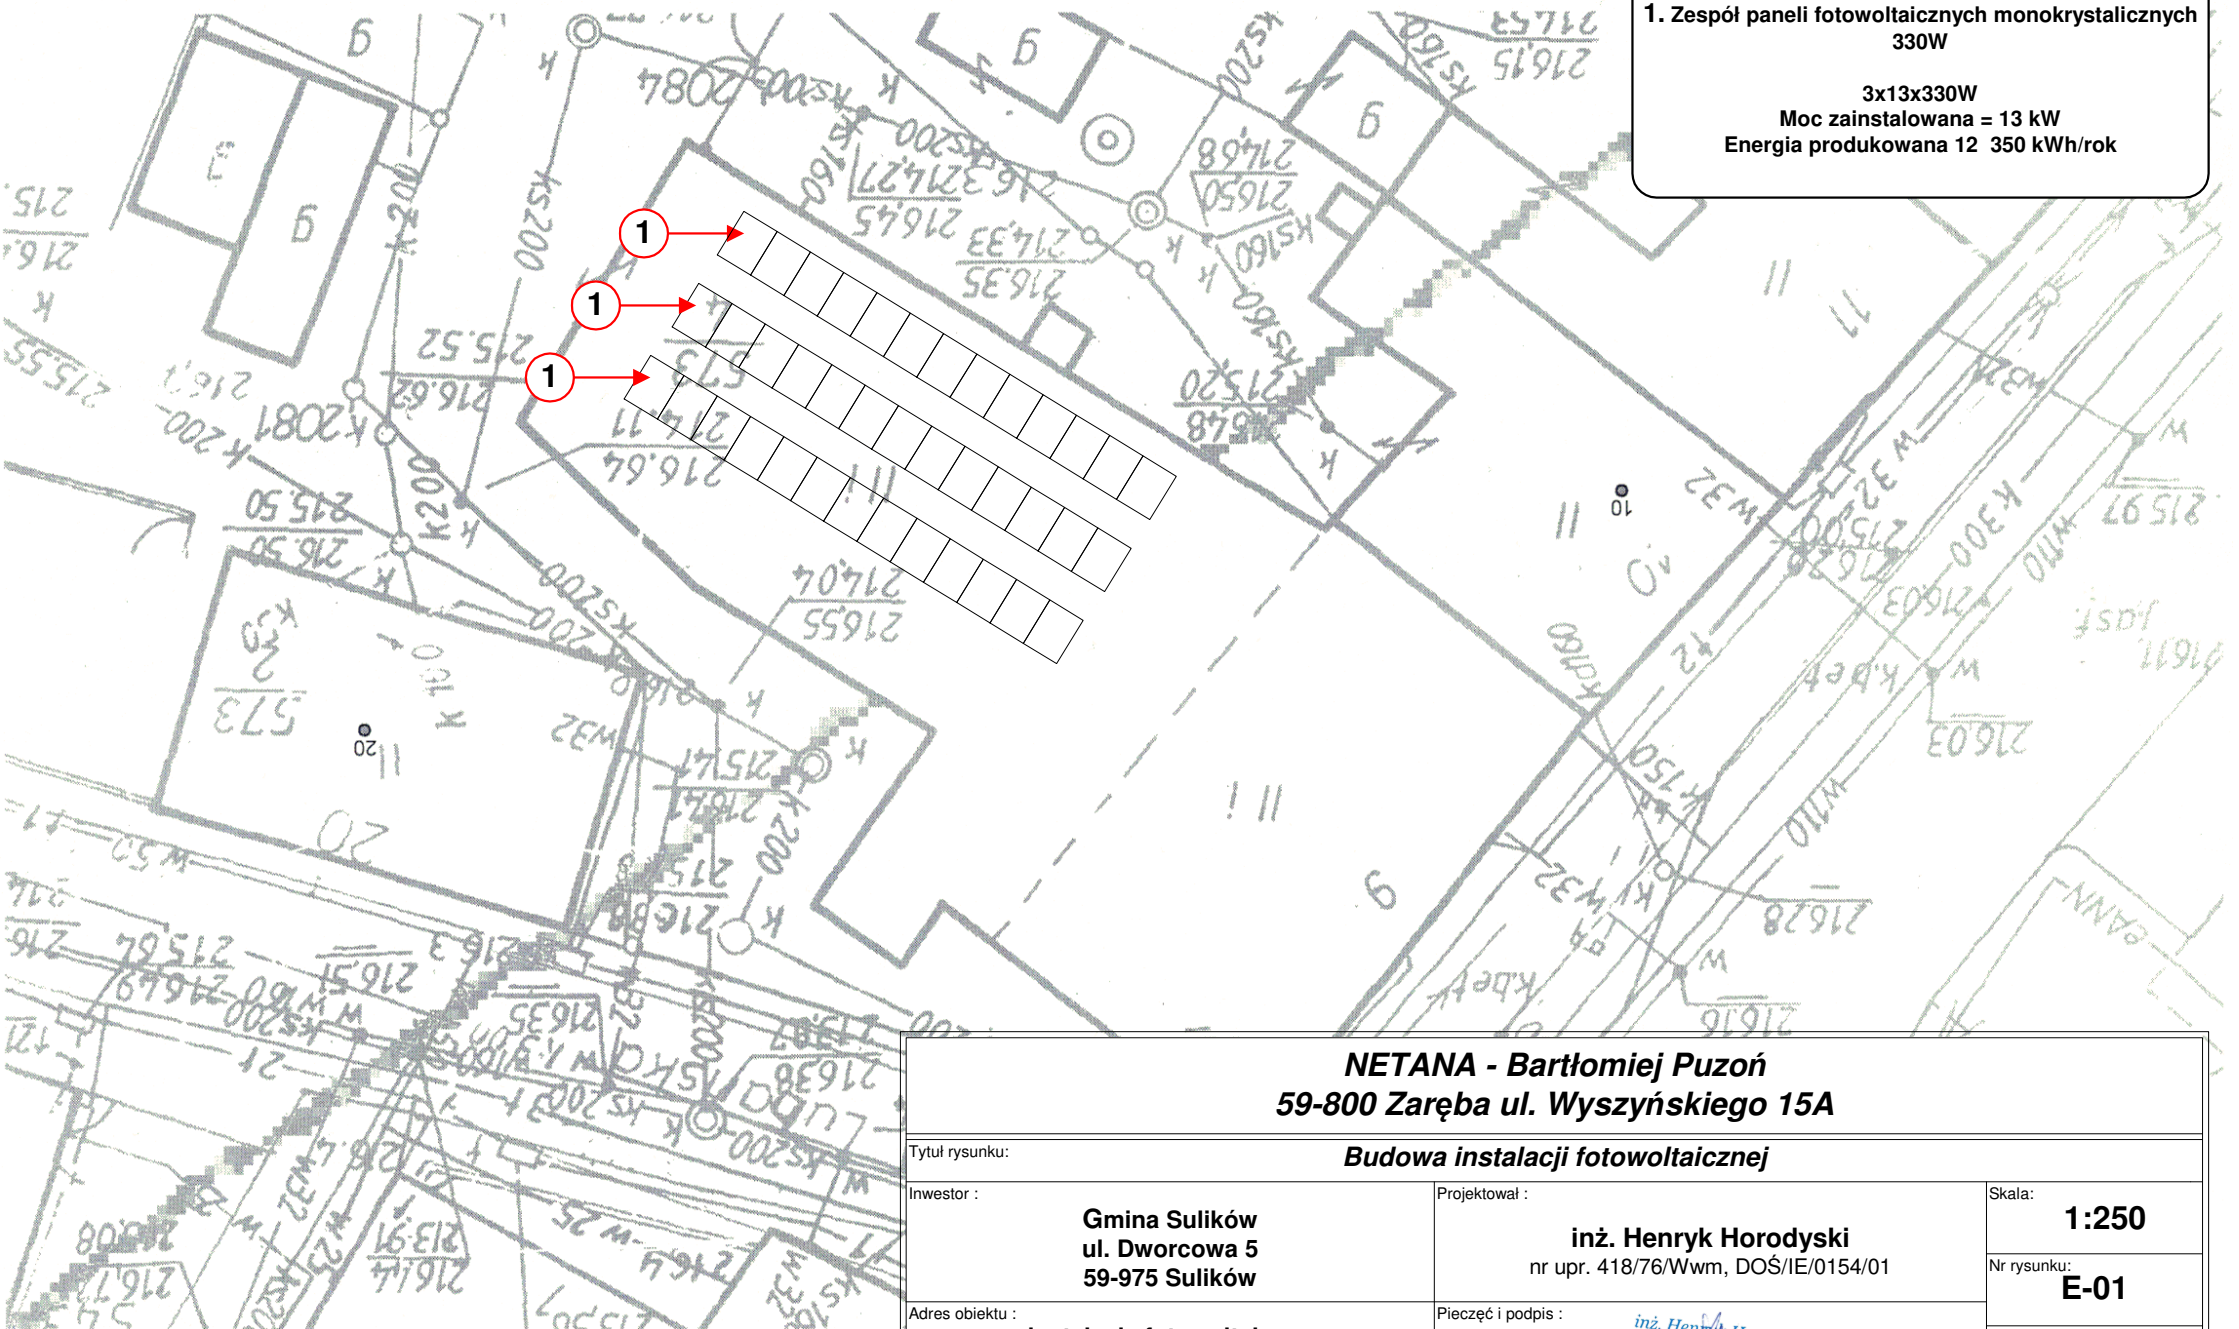

59-800 Zareba ul. Wyszyńskiego 15A

Tytuł rysunku:

Budowa instalacji fotowoltaicznej

Investor :

Gmina Sulików
ul. Dworcowa 5
59-975 Sulików

ul. Dworcowa 5
59-975 Sulików

59-975 Sulików

Projektował :

inż. Henryk Horodyski

nr upr. 418/76/Wwm, DOŚ/IE/0154/01

Skala:

1:250

Nr rysunku:

E-01

Adres obiektu :

instalacja fotowoltaiczna
pl. Wolności 9
59-975 Sulików

59-975 Sulików

59-975 Sulików

	Pieczęć i podpis :
--	--------------------

inż. **Henryk Horodyski**
upr. do projektowania bez ograniczeń
w specjalności inżyniersko-instalacyjnej
w zakresie sieci, instalacji elektrycznych
nr ewidencyjny upr. - 418/76/Www

inż. Henryk Horodyski
upr. do projektowania bez ograniczeń
w szczególności inżynierino-instalacyjnej
w zakresie sieci, instalacji elektrycznych
nr ewidencyjny upr. - 418/76/Www

nr ewidencyjny uprawnień 418/76/Wwm

nr ewidencyjny urządzeń 418/76/Wwm

nr ewidencyjny urządzeń 418/76/Wwm

Data opracowania:	
-------------------	--

09-06-2020