

NETANA - Bartłomiej Puzoń
59-800 Zaręba ul. Wyszyńskiego 15A

Tytuł rysunku:

Budowa instalacji fotowoltaicznej

Inwestor :

Gmina Sulików
ul. Dworcowa 5
59-975 Sulików

Projektował :

inż. Henryk Horodyski
nr upr. 418/76/Wwm, DOŚ/IE/0154/01

Skala:

1:250

Nr rysunku:

E-01

Adres obiektu :


instalacja fotowoltaiczna
ul. Dworcowa 5
59-975 Sulików

Pieczęć i podpis :

inż. Henryk Horodyski
upr. do projektowania bez ograniczeń
w specjalności inżynierino-instalacyjnej
w zakresie sieci i instalacji elektrycznych
nr ewidencyjny ubr. wnień 418/76/Wwm

Data opracowania:

09-06-2020

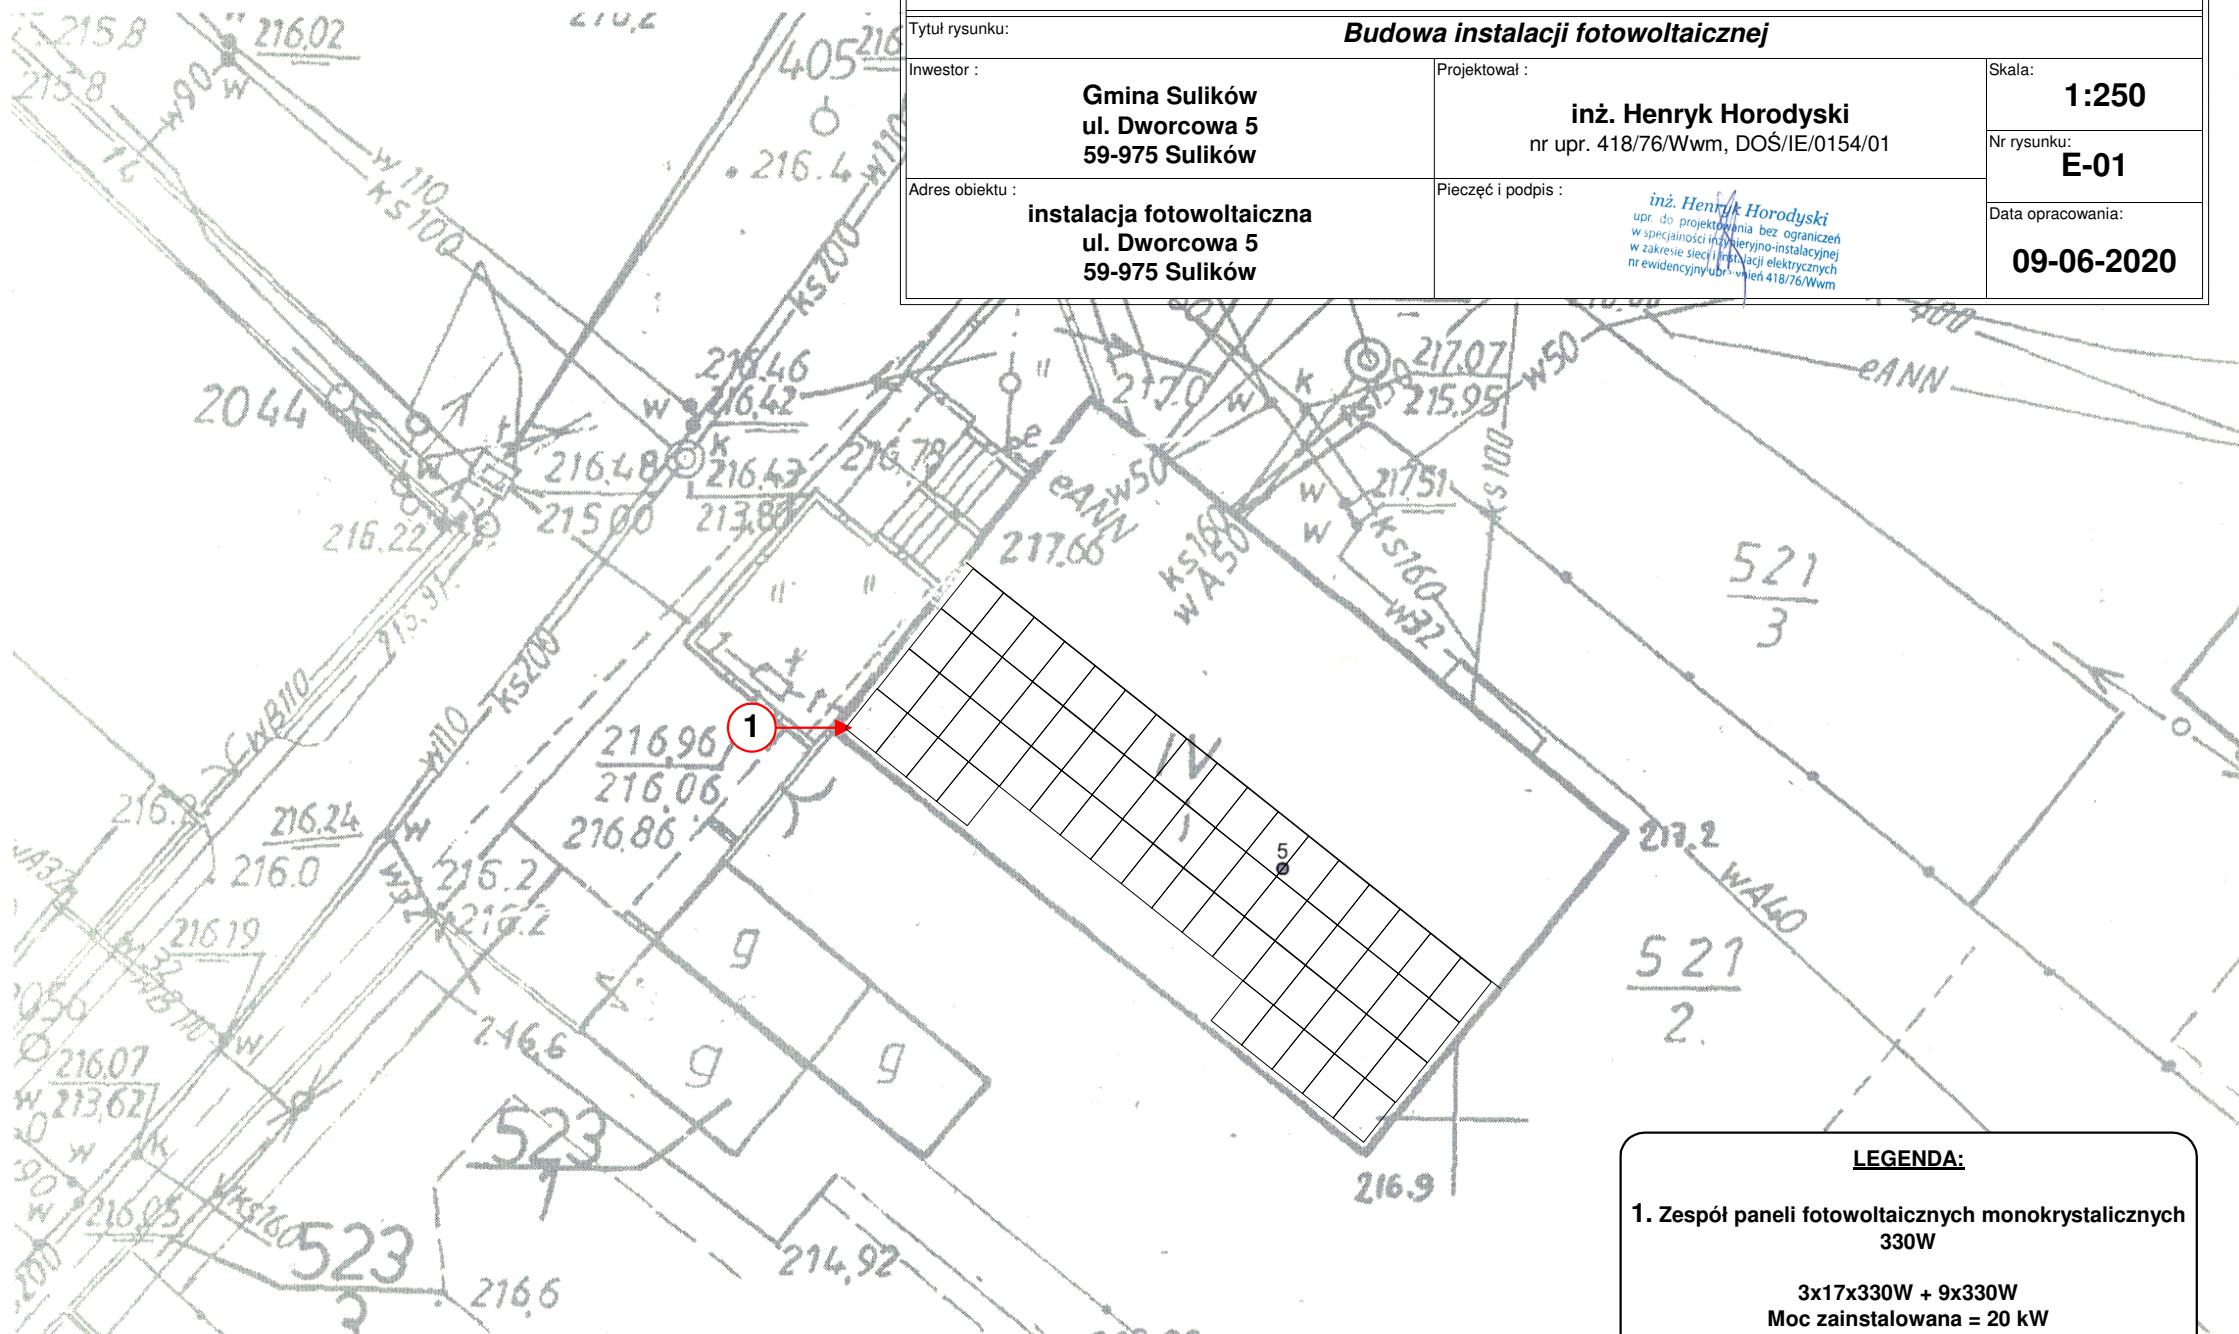

LEGENDA:

1. Zespół paneli fotowoltaicznych monokrystalicznych
330W

3x17x330W + 9x330W
Moc zainstalowana = 20 kW
Energia produkowana 19 000 kWh/rok